


PROJEKT INSTALACJI ELEKTRYCZNEJ. BUDYNEK MIESZKALNY.
Tokary nr dz. 358 gm. Mielnik.
PIWNICA.

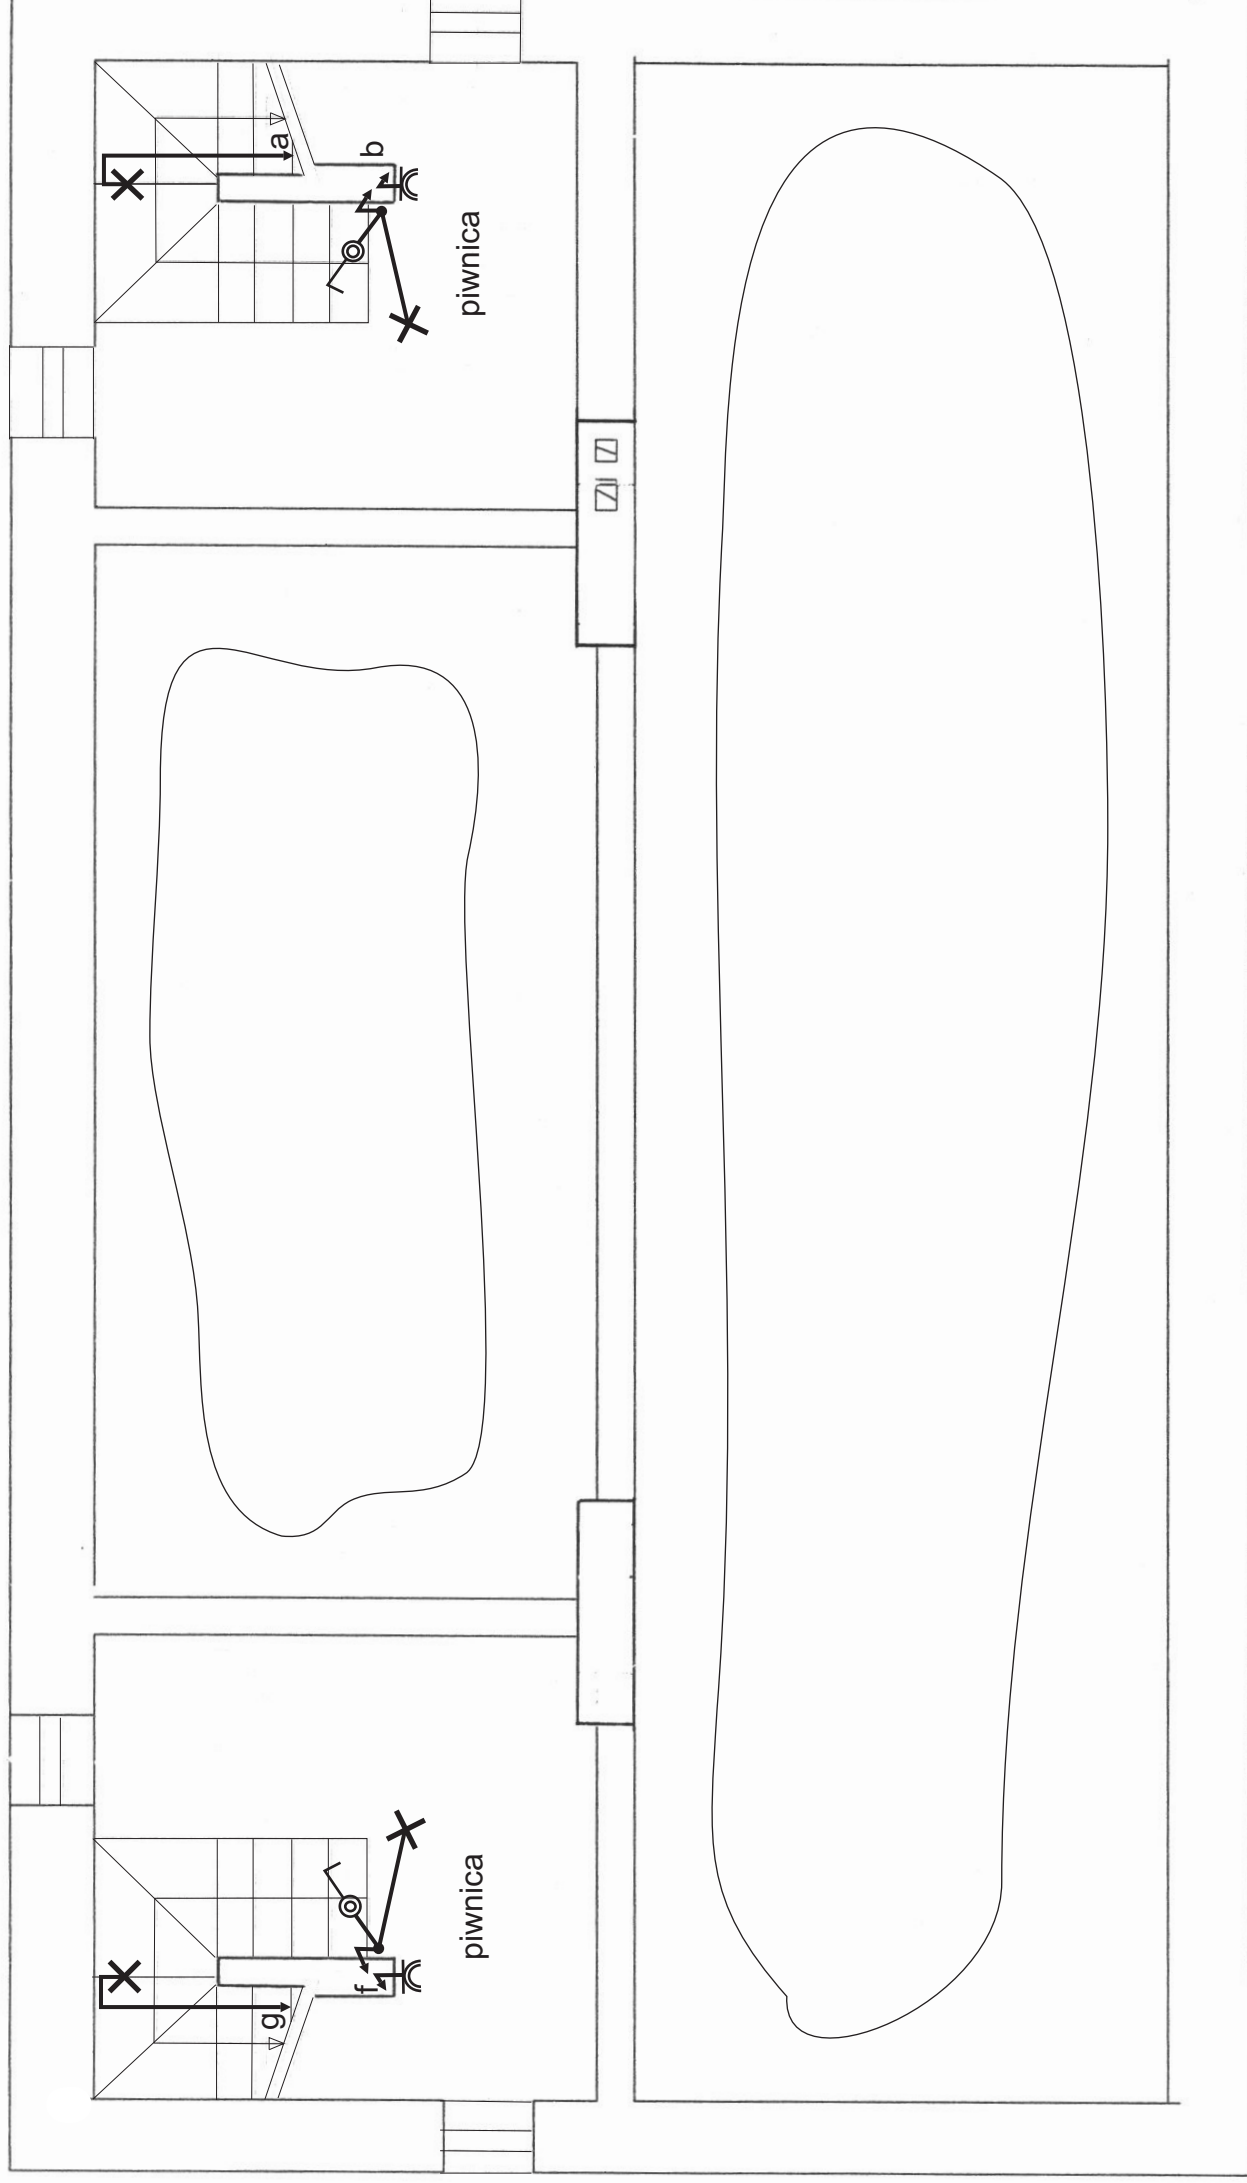

skala 1:500

Uwagi:

1. Obwody gniazd wykonać przewodem YDY3x2,5mm²
2. Obwody oświetleniowe wykonać przewodem YDY3x1,5mm²
3. Wyłączniki i gniazda montować na wysokości 1,4m od podłogi
4. Zasilanie a,b,g,f z rozdzielni na parterze

⊙ przycisk dzwonekowy IP 44

⊙ włącznik jednobiegunowy IP 44

Obiekt: budynek mieszkalny instalacja elektryczna	Investor: Urząd Gminy Mielnik ul. Piaskowa 38 17-307 Mielnik
Adres: Tokary gm. Mielnik nr geod. 358	rys nr 2
Projektant: mgr inż Piotr Putko 17-300 Siemiatycze ul Asnyka 10 upr. proj. PDL/0053/POOE/06 w spec. instal i sieci el-en	Data i podpis: